


Poświadczam się, że niniejszy dokument został opracowany w wyniku prac geodezyjnych i kartograficznych, których rezultaty zawiera operat techniczny wpisany do ewidencji materiałów państwowego zasobu geodezyjnego i kartograficznego	
Organ prowadzący państwowy zasób geodezyjny i kartograficzny	STAROSTA BIERUŃSKO LĘDZIŃSKI 43-155 Bieruń, ul. św. Kingi 1
Identyfikator ewidencyjny materiału zasobu - operatu technicznego	G-GO.6640.5.90.2013
Data wpisania operatu technicznego do ewidencji materiałów zasobu	12.02.2014
Imię, nazwisko i podpis osoby reprezentującej organ	z up. STAROSTY GEODETA POWIATOWY mgr inż. Agneta Banaszczuk-Bąk

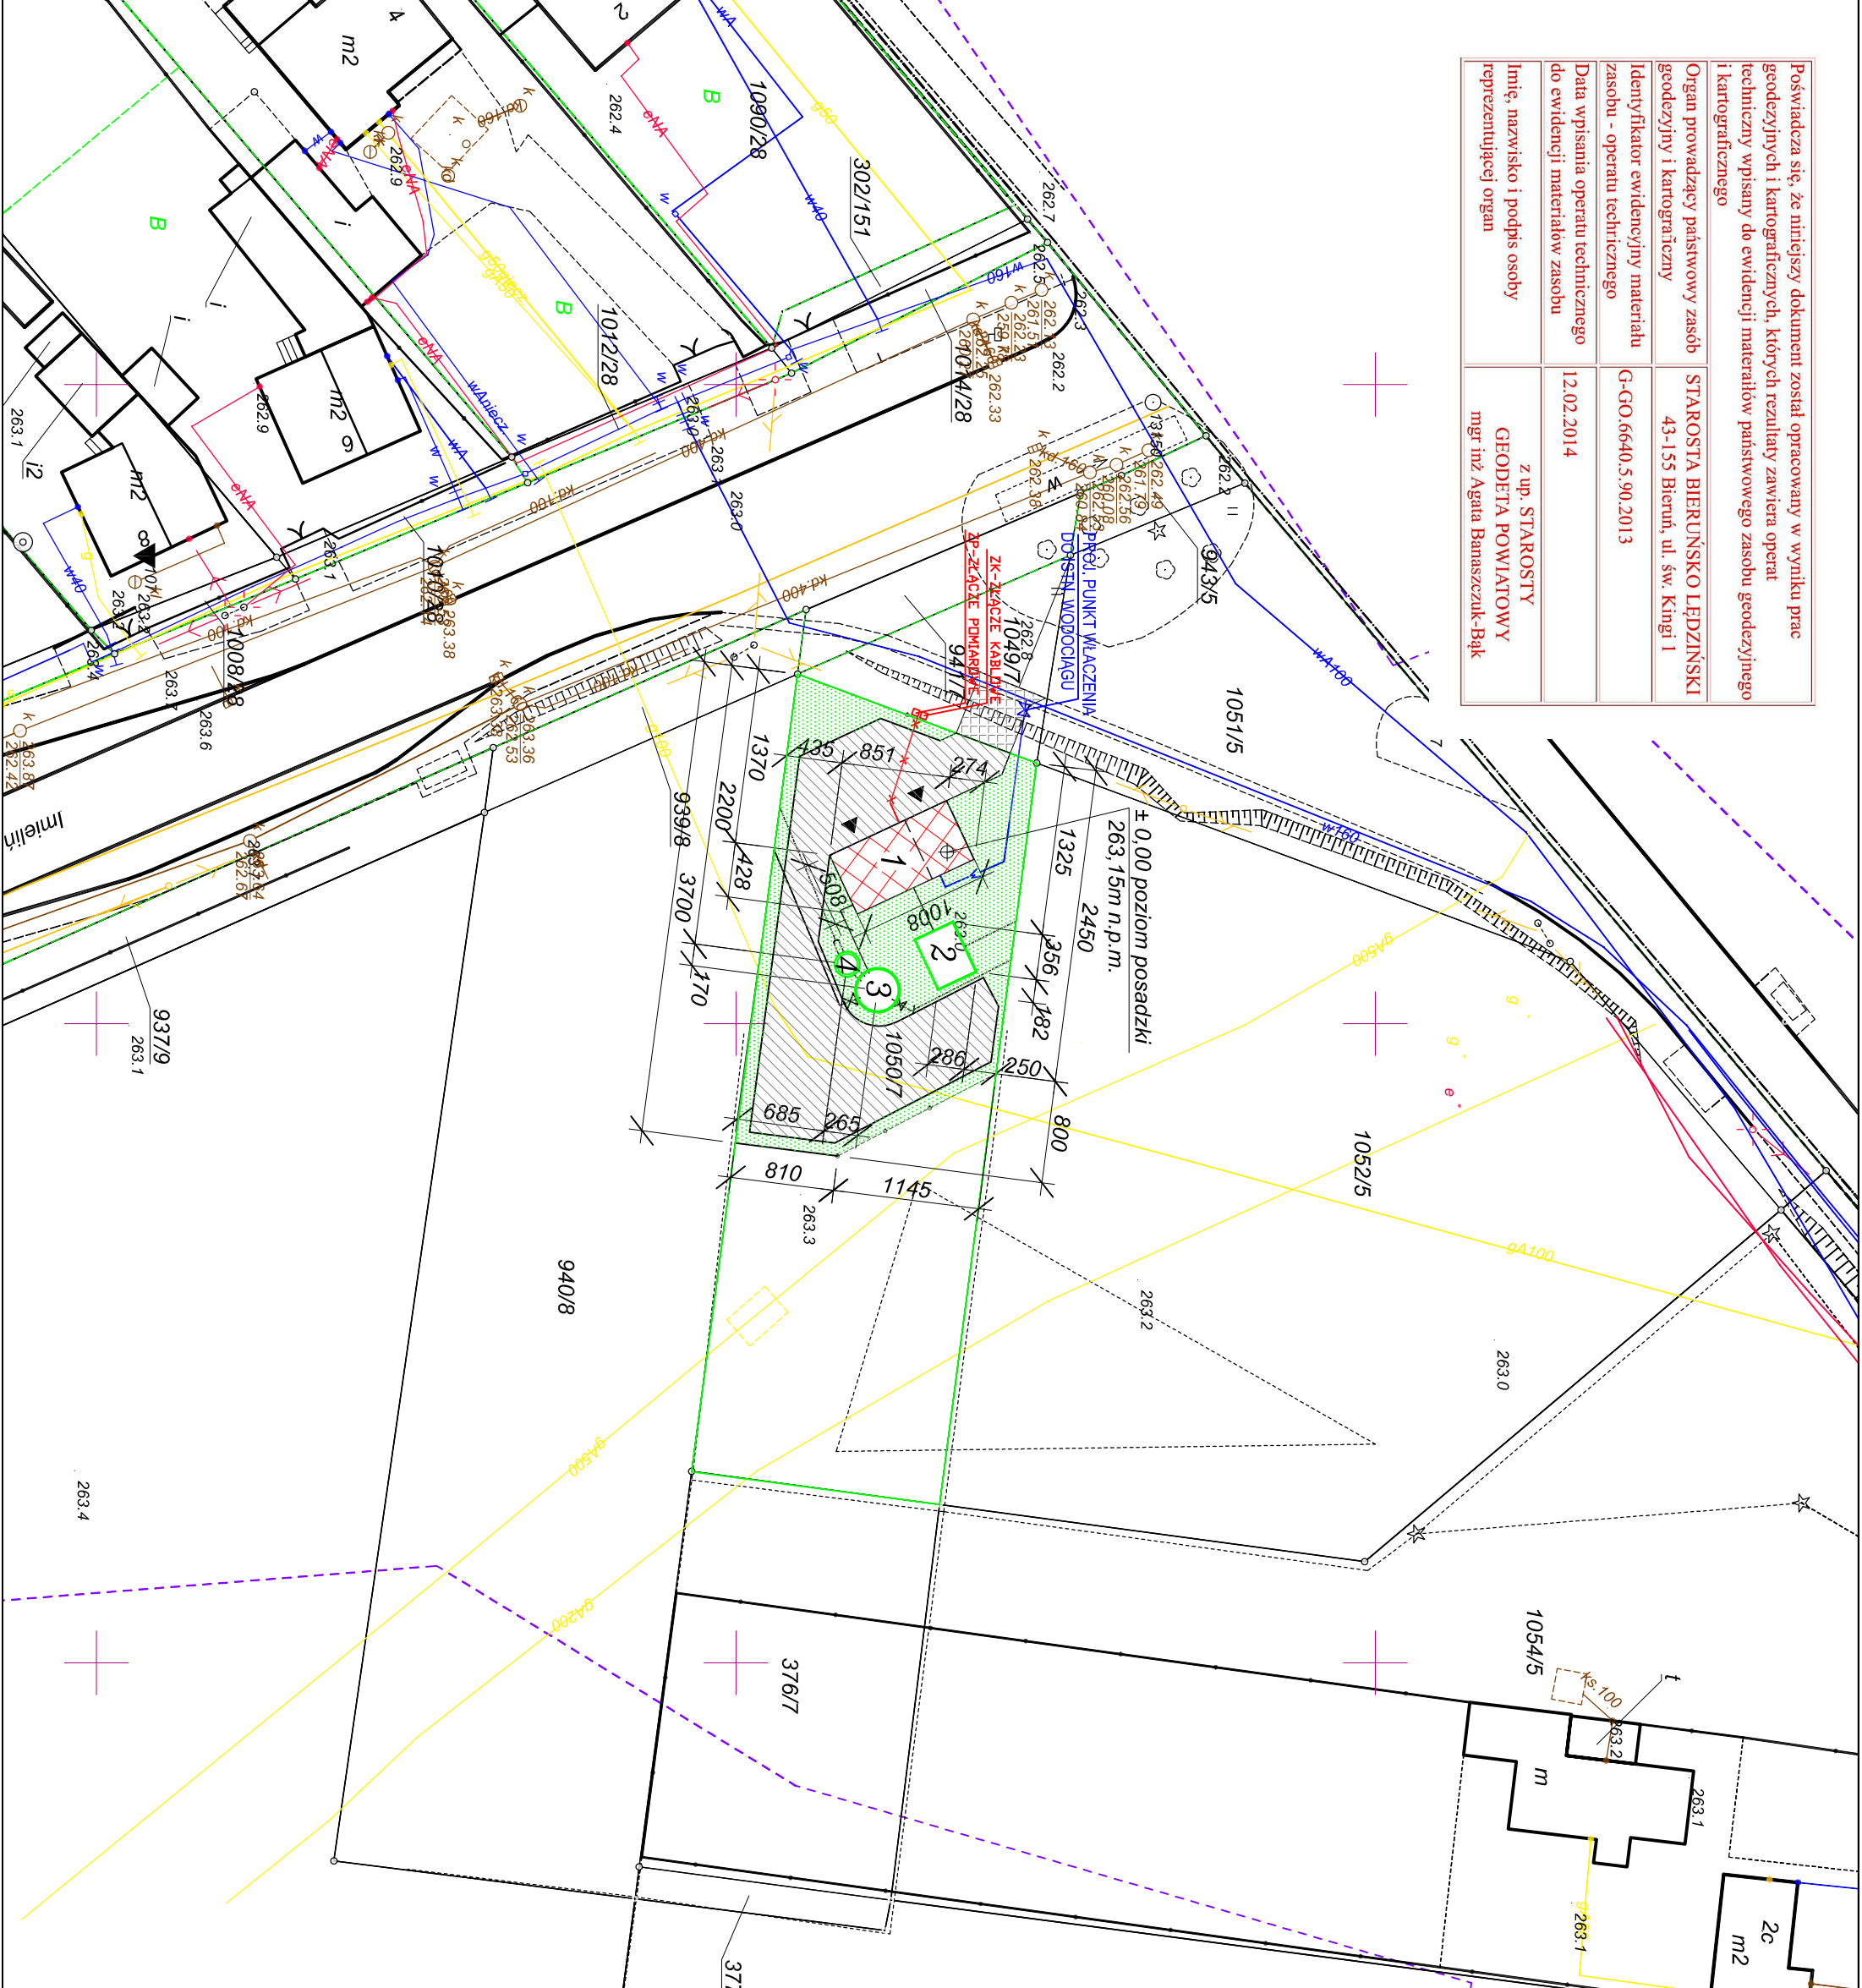

### LEGENDA

	PROJ. PRZYŁĄCZE WODY DO PRZEPOMPOWNI ŚCIEKÓW
	PROJEKTOWANE PRZYŁĄCZE ENERGETYCZNE
	PROJ. OGRÓDZENIE TERENU
	GRANICA OPRACOWANIA
	ISTNIEJĄCA KANALIZACJA DESZCZOWA
	ISTNIEJĄCY GAZOCIĄG
	ISTNIEJĄCY WODOCIAG BYT.-GOSP. I POŻ
	ISTNIEJĄCY KABEL ENERGETYCZNY
	ISTNIEJĄCA LINIA ENERGETYCZNA NAPOWIETRZNA
	ISTNIEJĄCA LINIA TELEFONICZNA NAPOWIETRZNA
	ISTNIEJĄCY KANALIZACJA LOKALNA
	ISTNIEJĄCY KABEL TELEFONICZNY
	GRANICA DZIAŁKI NR 10507
	NUMERY INDYWIDUALNE DZIAŁEK GRUNTU
	PROJEKTOWANY BUDYNEK PPT-4
	PROJEKTOWANY BIOFILTR
	PROJEKTOWANA STUDNIA POMP
	WEIŚCIE DO BUDYNKU/BRAMA WJAZDOWA
	TEREN UTRWARDZONY
	POWIERZCHNIA BIOLOGICZNE CZYNNA
	PROJEKTOWANY ZŁAZD - OBIĘTY ODREBNYM OPRACOWANIEM

### BILANS TERENU

POWIERZCHNIA DZIAŁKI NR 10507	1220,00m <sup>2</sup>
POWIERZCHNIA ZABUDOWY BUDYNKU PPT-4	51,20m <sup>2</sup>
POWIERZCHNIA ZABUDOWY BIOFILTRA	14,96m <sup>2</sup>
POWIERZCHNIA ZABUDOWY ZBIORNIKA PODCIŚNIENIOWEGO	5,73m <sup>2</sup>
POWIERZCHNIA ZABUDOWY STUDNI POMP	2,84m <sup>2</sup>
POWIERZCHNIA UTRWARDZONA	312,00m <sup>2</sup>
POWIERZCHNIA BIOLOGICZNE CZYNNA	833,27m <sup>2</sup>
POWIERZCHNIA WYDZIELONA OGRÓDZENIEM	631,10m <sup>2</sup>

Jednostka Projektowa:  
**FIRMA USŁUGOWA "MTX"**  
 Mariusz Kolberg  
 43-173 Łaziska Górne ul. Twina 13a  
 tel:032 323-81-00, 0-501-767-133, 51-3-006-9-046; fax: 032 323-81-70 e-mail: kolmarte@interia.pl

Investor:	GMINA IMIELIN, ul. Imielńska 81, 41-407 Imielin	
Lokalizacja inwestycji:	Imielin ul. Satelicka, dz nr 1050/7	
Temat:	Przepompownia próżniowa - tłoczna nr PPT-4	
Projektant:	mgr inż. arch. Krzysztof Banasik uprawnienia nr 772/01 w specjalności architektonicznej	Podpis:
Projektant:	mgr inż. Mariusz KOLBERG uprawnienia nr 8/2000 w specjalności konstrukcyjno-budowlanej	Podpis:
Sprawdził:	techt. Jan Szczepepanek uprawnienia nr 72/94 w specjalności konstrukcyjno-budowlanej	Podpis:
Branta:	BUDOWLANA	Data: 07.2014 Skala: 1:500
Nazwa rysunku:	PROJEKT ZAGOSPODAROWANIA TERENU	Nr rysunku: Z-1