

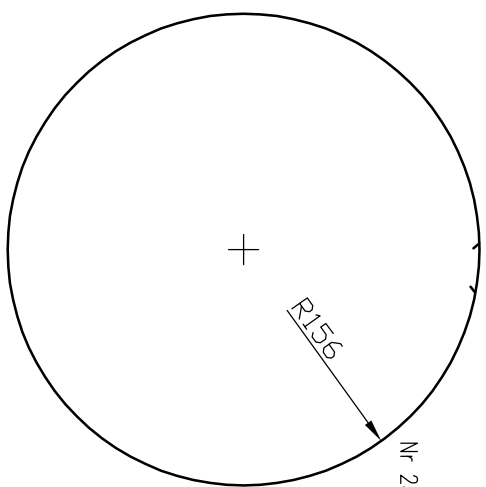
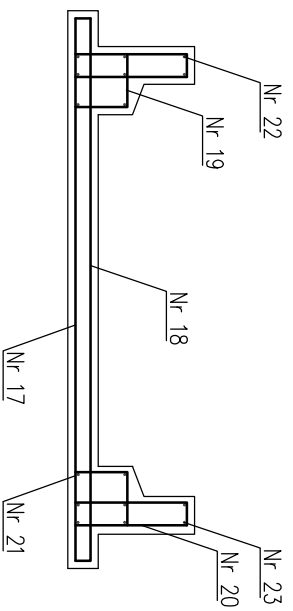
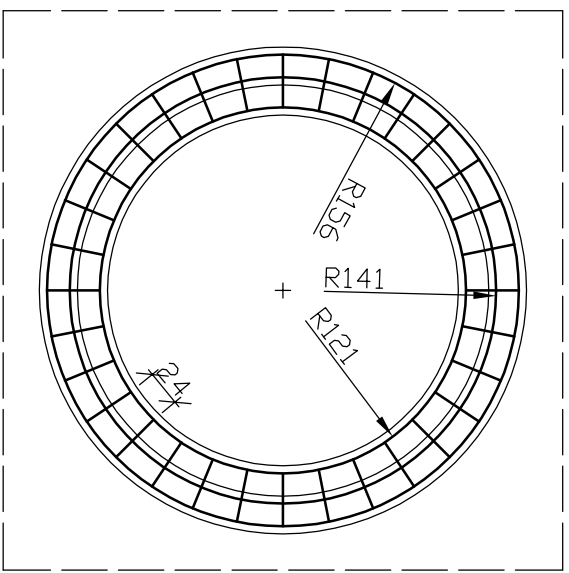
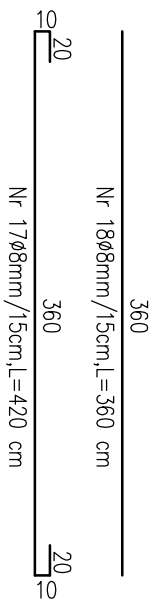



FUNDAMENT POD KRĘGI

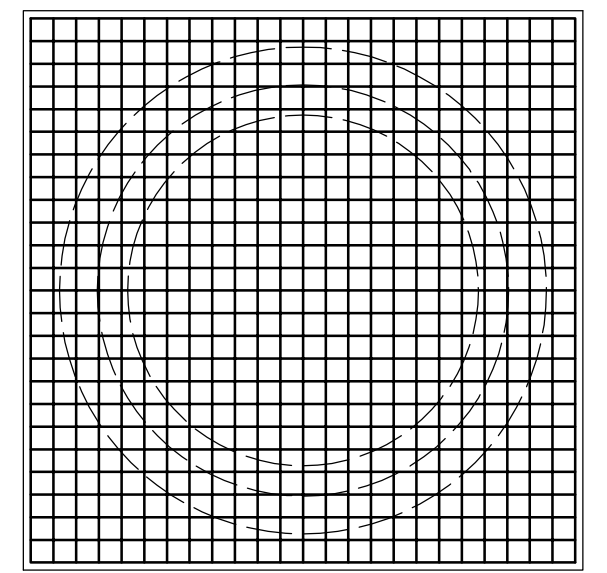


Nr 23 3x8mm, L=1010 cm
zakład 30 cm

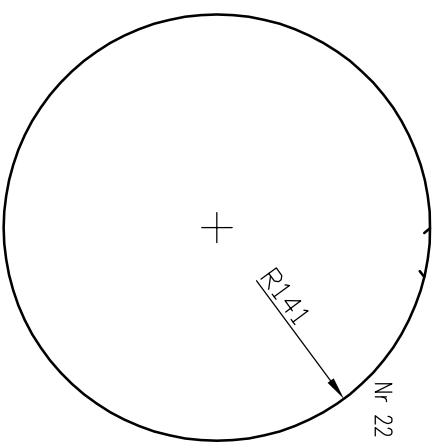


Nr 22 3x8mm, L=915 cm
zakład 30 cm

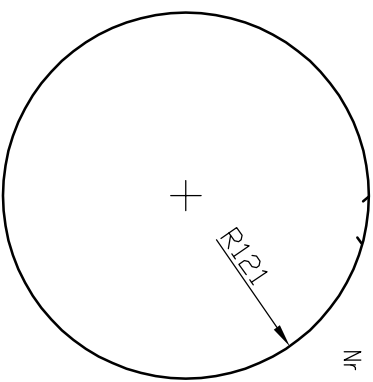

Nr 21 2x8mm, L=790 cm
zakład 30 cm

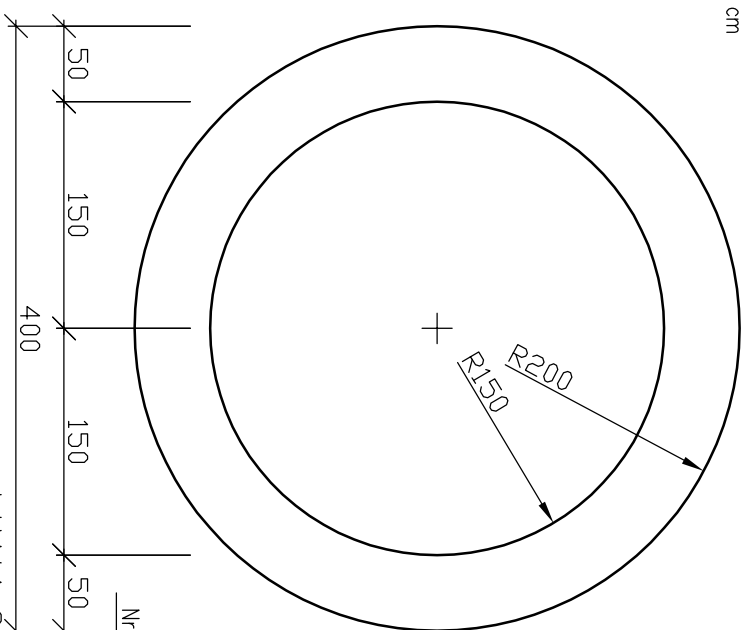


Nr 24 2x8mm, L=1255 cm
zakład 30 cm
Nr 25 2x8mm, L=1005 cm
zakład 30 cm

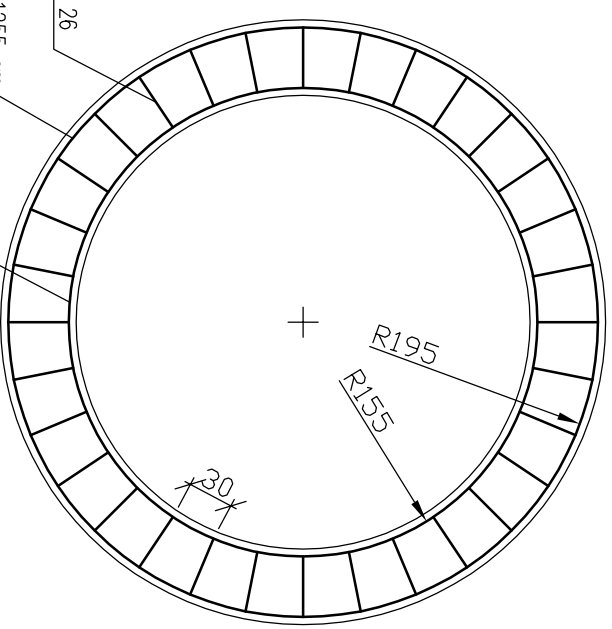


UWAGI:

 
1. BETON KONSTRUKCYJNY B-25
 2. STAL ZBROJENIOWA A-II, 18G2
 3. ZESTAWIENIE STALI:
 - siatka:
 - wkładki główne Nr17 48x8mm 202mb/101,40kg
 - wkładki główne Nr18 48x8mm 173mb/86,92kg
- pozostałe wkładki :
- strzemiona Nr19 32x6mm 48mb/10,52kg
 - strzemiona Nr20 32x6mm 61mb/13,55kg
 - wkładki Nr21 2x8mm 16mb/8,02kg
 - wkładki Nr22 2x8mm 19mb/9,56kg
 - wkładki Nr23 2x8mm 21,50mb/10,82kg
 - wkładki Nr24 2x8mm 24,50mb/12,32kg
 - wkładki Nr25 2x8mm 20mb/10,11kg
 - strzemiona Nr26 2x6mm 42mb/9,25kg



Nr 19 32x6mm, L=148 cm

 

Nr 20 32x6mm, L=188 cm

 

Nr 26 32x6mm, L=130 cm

| | | | |
|--|---|--|--|
| | | BIURO INWESTYCYJNE "ARGO" S.C. 43-100 TCHY ul. Grota Roweckiego 42 tel./fax +48 32 227-29-89 | |
| | | FUNDAMENTY POD ZBIORNIK CIŚNIENOWY B-15/2 | |
| INWESTOR: GMINA IMIELIN ul. Imielińska 81 41-407 IMIELIN | Branża: BUDOWLANA Stadium: PROJEKT BUDOWLANY Skala: 1 : 50 | Projektował: inż. Mariusz Kolberg upr. bud. 8/2000 | Temat: PROJEKT BUDOWLANY ZEMIECZNA KANALIZACJA SANITARNA - II ETAP POMPOWIA NR PPT-3 |
| Sprowadził: mgr inż. Janusz Kasprkiewicz upr. bud. 715/68 | | Nr rysunku B-15/2 | |
| TCHY III kw. / 2006 | | PPT-3 | |