


PRZEDSIĘBIORSTWO
USŁUG GEODEZYJNYCH I KARTOGRAFICZNYCH
INFOD GED
W KRAKOWIE

MAPA DO CELÓW PROJEKTOWYCH

Mapa została uzupełniona w zakresie sytuacji, rzeźby terenu, uzbrojenia podziemnego, granic władania w zaznaczonym zakresie wg. stanu na dzień 31.07.2006r

woj. śląskie
gm. IMIELIN
miejscowość: Imielin
SEKCJA 531.422.134.
SKALA 1:500

Granice własności zostały przeniesione z mapy ewidencyjnej w skali 1:2000

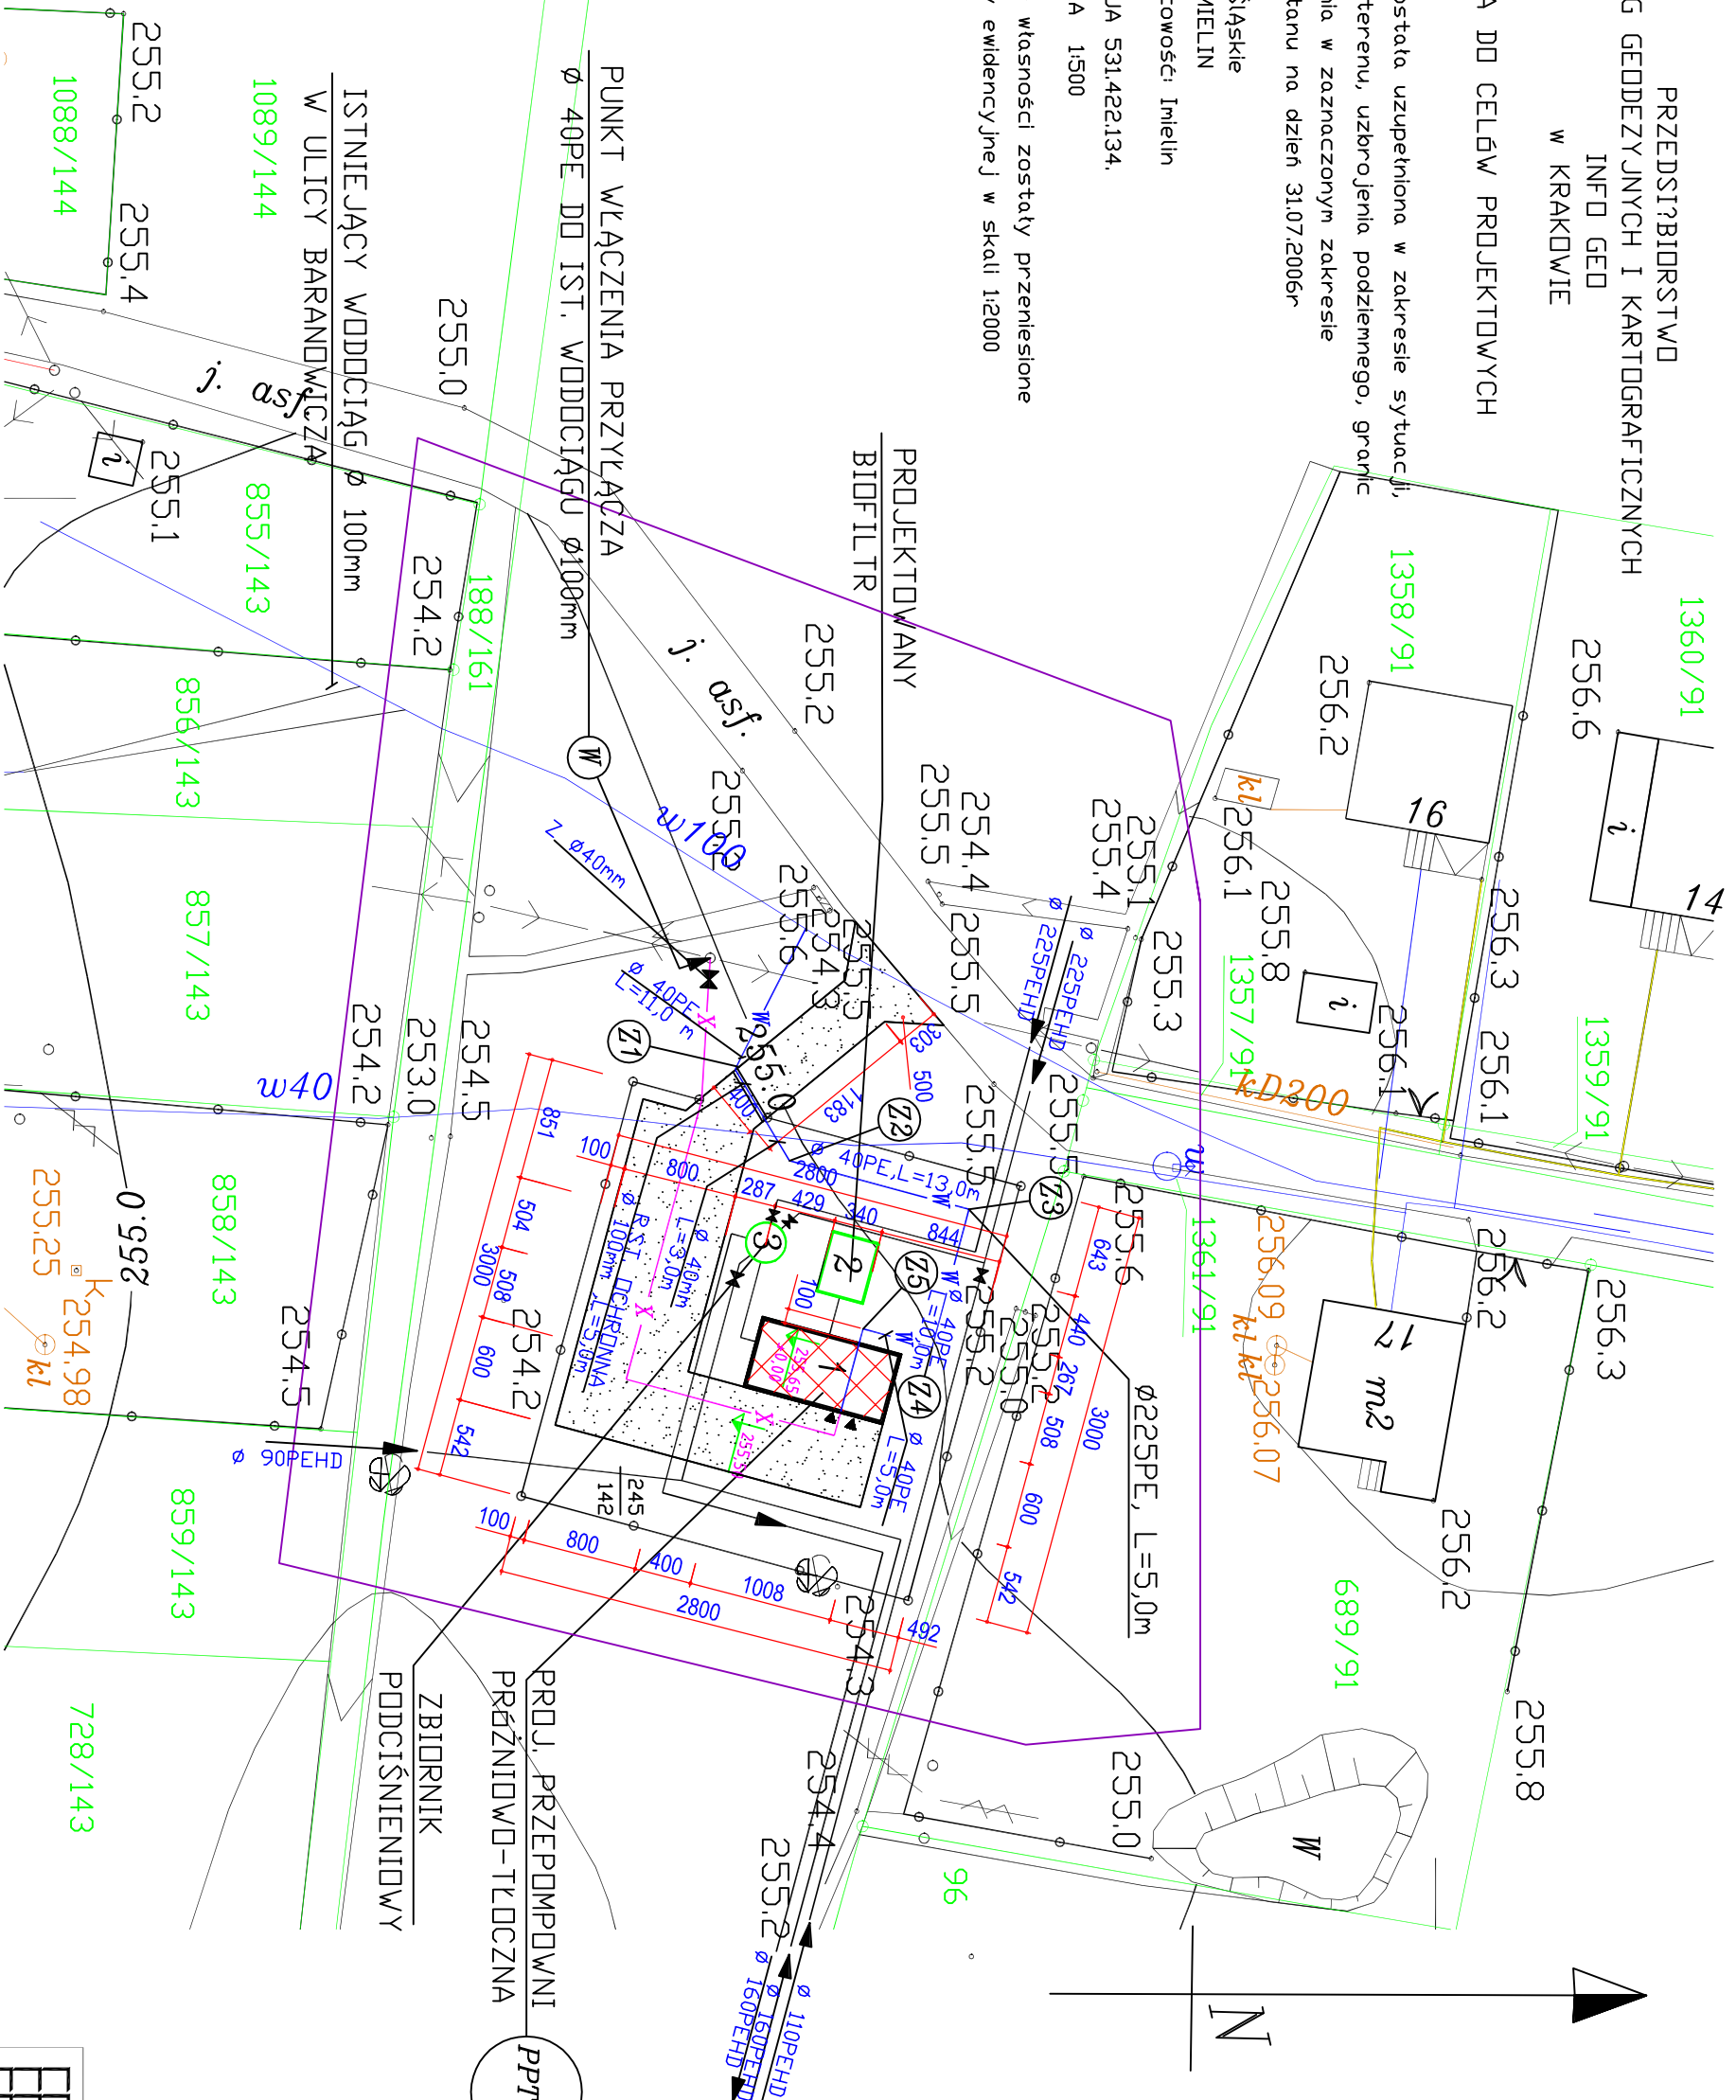

LEGENDA

- PROJ. PRZYŁĄCZE WODY DO PRZEPOMPOWNI SCIEKAW
- PROJEKTOWANE PRZYŁĄCZE ENERGETYCZNE
- PROJ. GRANICA DZIAŁKI GRUNTU
- GRANICA OPRACOWANIA
- ISTNIEJĄCA KANALIZACJA DESZCZOWA
- ISTNIEJĄCY GAZOCIĄG
- ISTNIEJĄCY WODOCIĄG BYT.-GOSP. I POZ
- ISTNIEJĄCY KABEL ENERGETYCZNY
- ISTNIEJĄCA LINA ENERGETYCZNA NAPIĘTIETRZNA
- ISTNIEJĄCA LINA TELEFONICZNA NAPIĘTIETRZNA
- ISTNIEJĄCA LINA TELEFONICZNA NAPIĘTIETRZNA
- ISTNIEJĄCY KANALIZACJA LOKALNA
- ISTNIEJĄCY KABEL TELEFONICZNY
- NUMERY INDYWIDUALNE DZIAŁEK GRUNTU
- 1 PROJ. BUDYNEK PPT-3
- 2 PROJ. BUDYNEK BIOFILTR
- 3 PROJ. ZBIORNIK PODCIŚNIENIOWY

BILANS TERENU

POWIERZCHNIA PROJ. DZIAŁKI 840,00 m²
POWIERZCHNIA ZABUDOWY 51,21 m²
DOJAZD I PLAC MANEWROWY 332,00 m²

PPT-3

+/-0.00 posadzka przepompowni =255,65

<p>BIURO INWESTYCYJNE "ARGO" S.C. 43-100 TUCHA ul. Goła Rowackiego 42 tel./fax: +48 32 227-29-89</p>	
<p>PROJEKT ZAGOSPODAROWANIA TERENU 7-1</p>	
INWESTOR:	Stadium
GMINA IMIELIN	PROJEKT BUDOWLANY / Skala 1 : 500
ul. Imielńska 81	Projektował: inż. Marcin Kolberg oprac. bud. 9/2006
41-407 IMIELIN	Sprawił: mgr inż. Janusz Koszycki oprac. bud. 7/5/06
<p>PROJEKT BUDOWLANY ZEMNIEJ KANALIZACJA SANITARNĄ - II ETAP POMPOWIA NR PPT-3</p>	
<p>Tytuł: Nr. / 2006</p>	